



-  Щит квартирный
-  Светильник потолочный
-  Люстра
-  Светильник встраиваемый
-  Вентилятор
-  Выключатель двухклавишный
-  Выключатель одноклавишный
-  Звонок

						1-TP-2021				
Изм.	Коп.	Лист	Недок.	Подпись	Дата	<i>Типовое решение внутреннего электроснабжения однокомнатной квартиры</i>		Стадия	Лист	Листов
						<i>План осветительных групп</i>		П	1	4
						<i>Специализированный застройщик «Казачий торговый дом»</i>				

Данные питающей линии, кабель(провод), марка, сечение, длина.							
Вводной распределительный пункт	Тип вводного автомата. $I_k(A)$						
	Прибор учета, тип, напряжение, рабочий ток.						
	УЗО, тип, I_k , ток учечки						
	Электроустановка Расчетный ток(A), Установленная мощность(кВт)						
Аппарат отходящей линии	УЗО, тип, I_k , ток учечки						
	автоматический выключатель, I_k расцепитель или плавкая вставка(A), № группы.						
Марка сечение провода	Маркировка длина участка сети вид проводки						
Пусковой аппарат	Тип, $I_k(A)$, установка(A) нагревательный элемент реле I тепл. вставки(A)						
Марка сечение провода	Маркировка длина участка сети						
Электроприемник	№ Гр	1	2	3	4	5	6
	Фаза	A	A	A	A	A	A
	Тип и сечение кабеля	ВВГнг-LS 3x1,5	ВВГнг-LS 3x2,5	ВВГнг-LS 3x2,5	ВВГнг-LS 3x2,5	ВВГнг-LS 3x6	
	P_y , кВт	0,54	3,00	3,00	3,60	6,80	0,00
	I_p , A	2,5	13,6	13,6	16,4	30,9	0,0
	Наименование электроприемников	Освещение квартиры	Розетки санузла (стиральная машина, розетка)	Розетки комнаты, коридора	Розетки кухни	Электроплита	Резерв

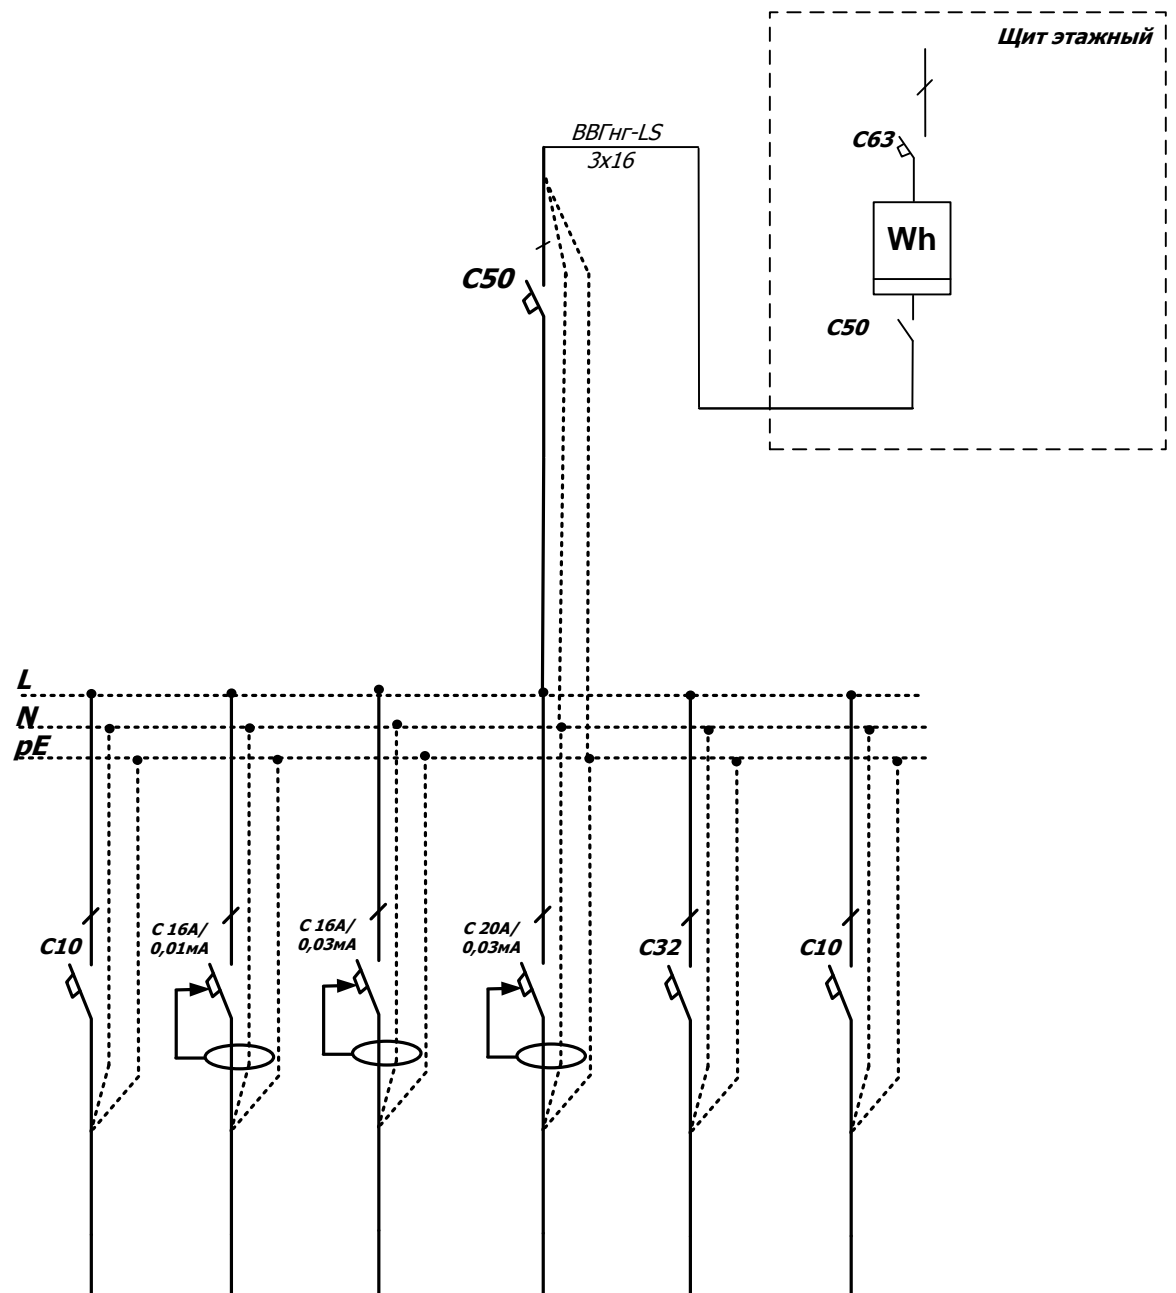

						001-ТР-2021			
Изм.	Кол.	Лист	Недок.	Подпись	Дата				
						Типовое решение внутреннего электроснабжения однокомнатной квартиры	Стадия	Лист	Листов
							П	3	4
						Однолинейная принципиальная электрическая схема ЩК	Специализированный застройщик «Казачий торговый дом»		

 

*Специализированный застройщик
«Казачий торговый дом»*

***ТИПОВОЕ РЕШЕНИЕ
внутреннего электроснабжения
однокомнатной квартиры***



Поз.	Наименование и техническая характеристика	Тип, марка, обозначение документа, опросного листа	Код продукции	Ед. измерения	Кол.	Примечание
1	Кабель	ВВГ- нг LS 3x1,5		м	110	
2	Кабель	ВВГ- нг LS 3x2,5		м	150	
3	Кабель	ВВГ- нг LS 3x 6		м	15	
4	Кабель	SAT TV		м	30	
5	Щит квартирный	ABB BL510		шт.	1	
6	Автоматический выключатель	Legrand dx3- e c10 1p		шт.	2	
7	Автоматический выключатель	Legrand dx3- e c32 2p		шт.	1	
8	Автоматический выключатель	Legrand dx3- e c50 2p		шт.	1	
9	Дифференциальный автоматический выключатель	Legrand dx3e 16/10 2p		шт.	1	
10	Дифференциальный автоматический выключатель	Legrand dx3e 16/30 2p		шт.	1	
11	Дифференциальный автоматический выключатель	Legrand dx3- e 20/30 2p		шт.	1	
12	Труба гофрированная	D-20		м	200	
13	Труба гофрированная	D-25		м	13	
14	Подрозетник (скрытый монтаж)	TDM ELECTRIC SQ1402 1105 68 62 мм		шт.	24	

						С-ТР-2021			
Изм.	Кол.	Лист	№ док.	Подпись	Дата	Стадия	Лист	Листов	
						Типовое решение внутреннего электроснабжения однокомнатной квартиры	П	4	4
						Спецификация	Специализированный застройщик «Казачий торговый дом»		