 
 
 


 
 
 
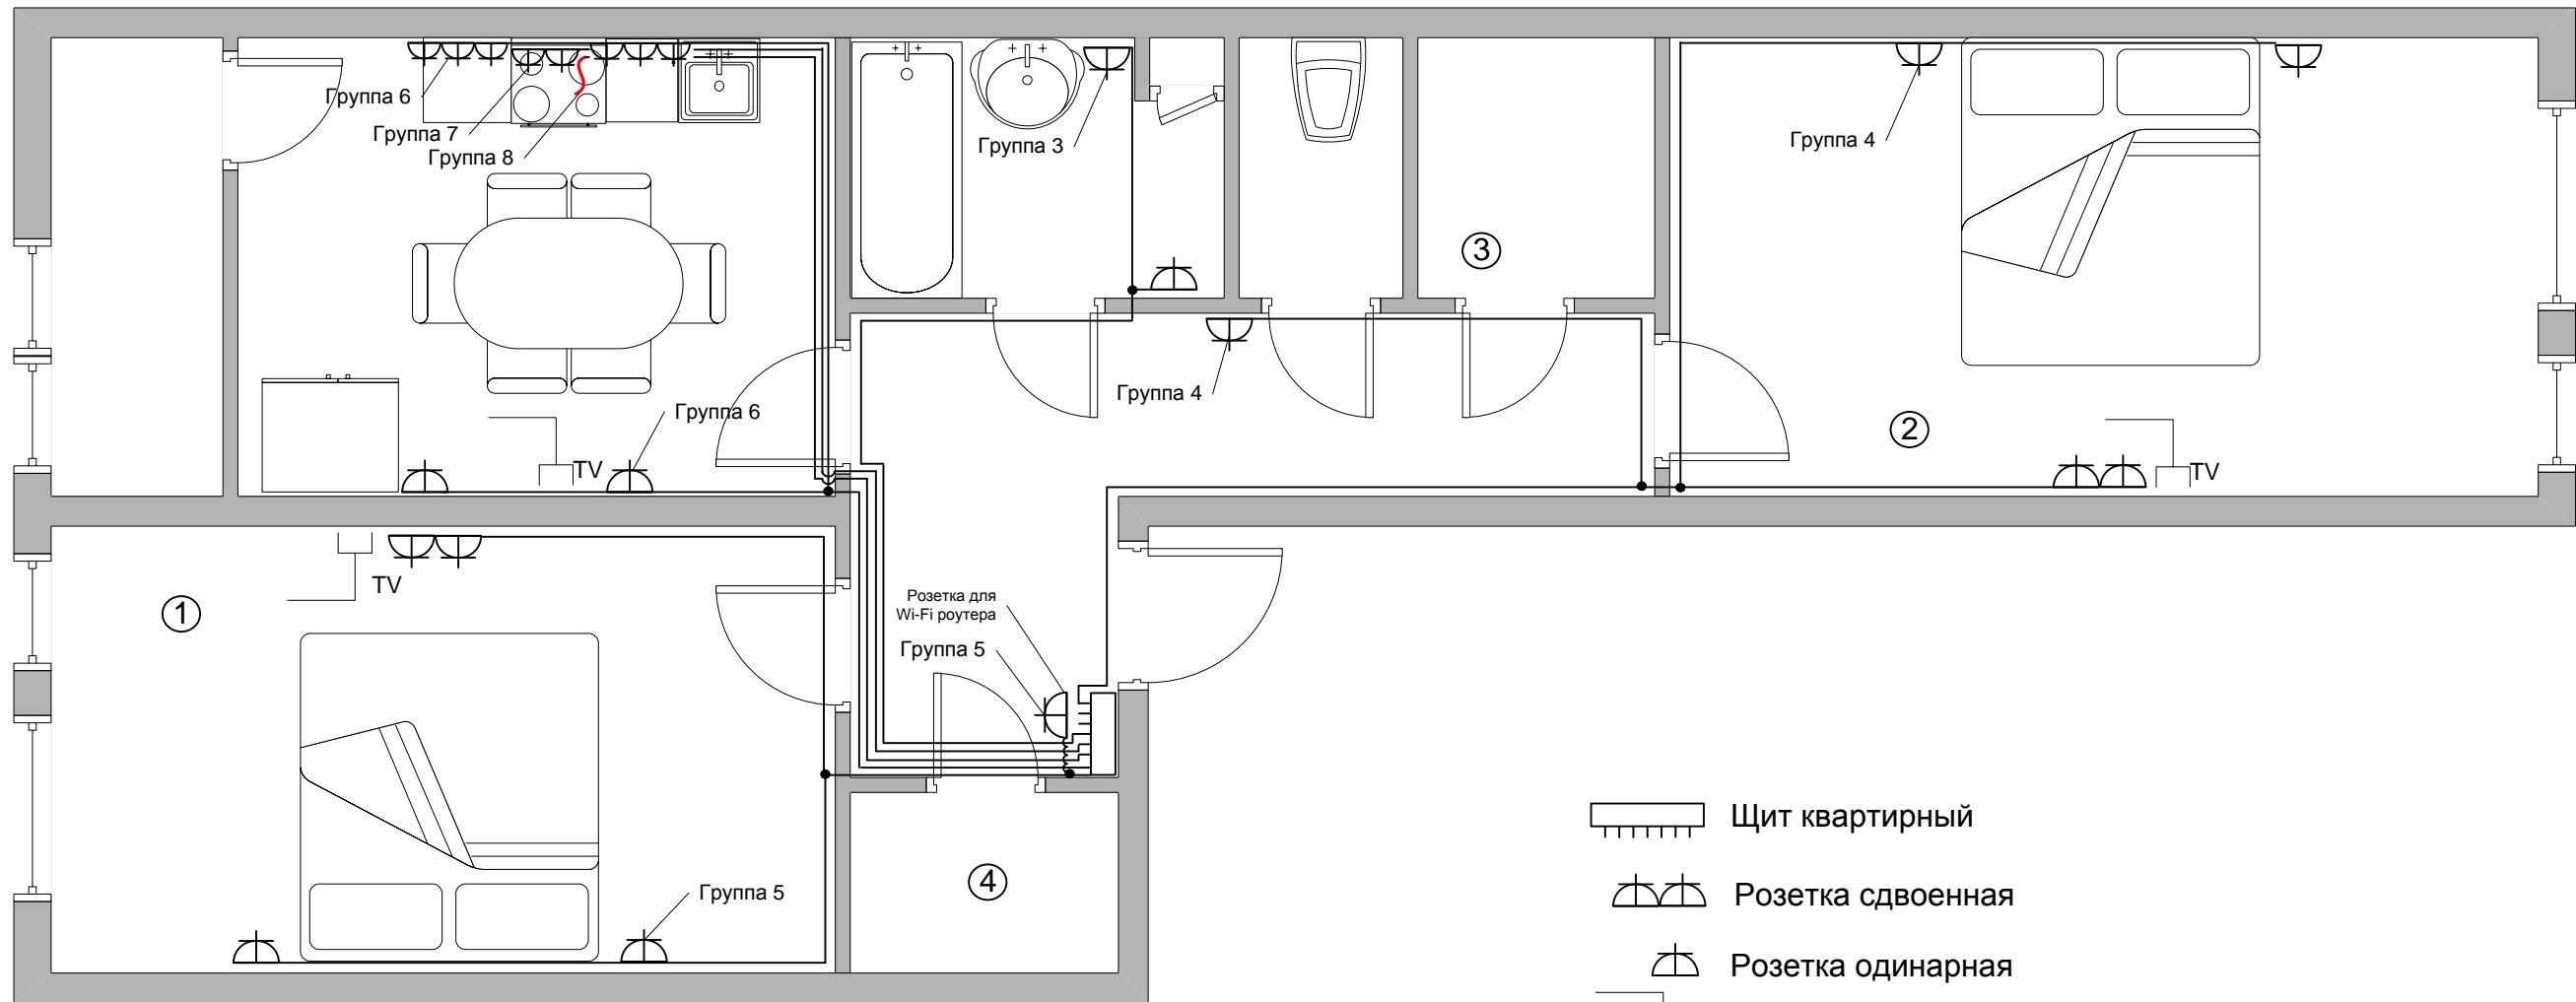
 
 
 




-  Щит квартирный
-  Светильник потолочный
-  Люстра
-  Светильник встраиваемый
-  Вентилятор
-  Выключатель двухклавишный
-  Выключатель одноклавишный
-  Звонок

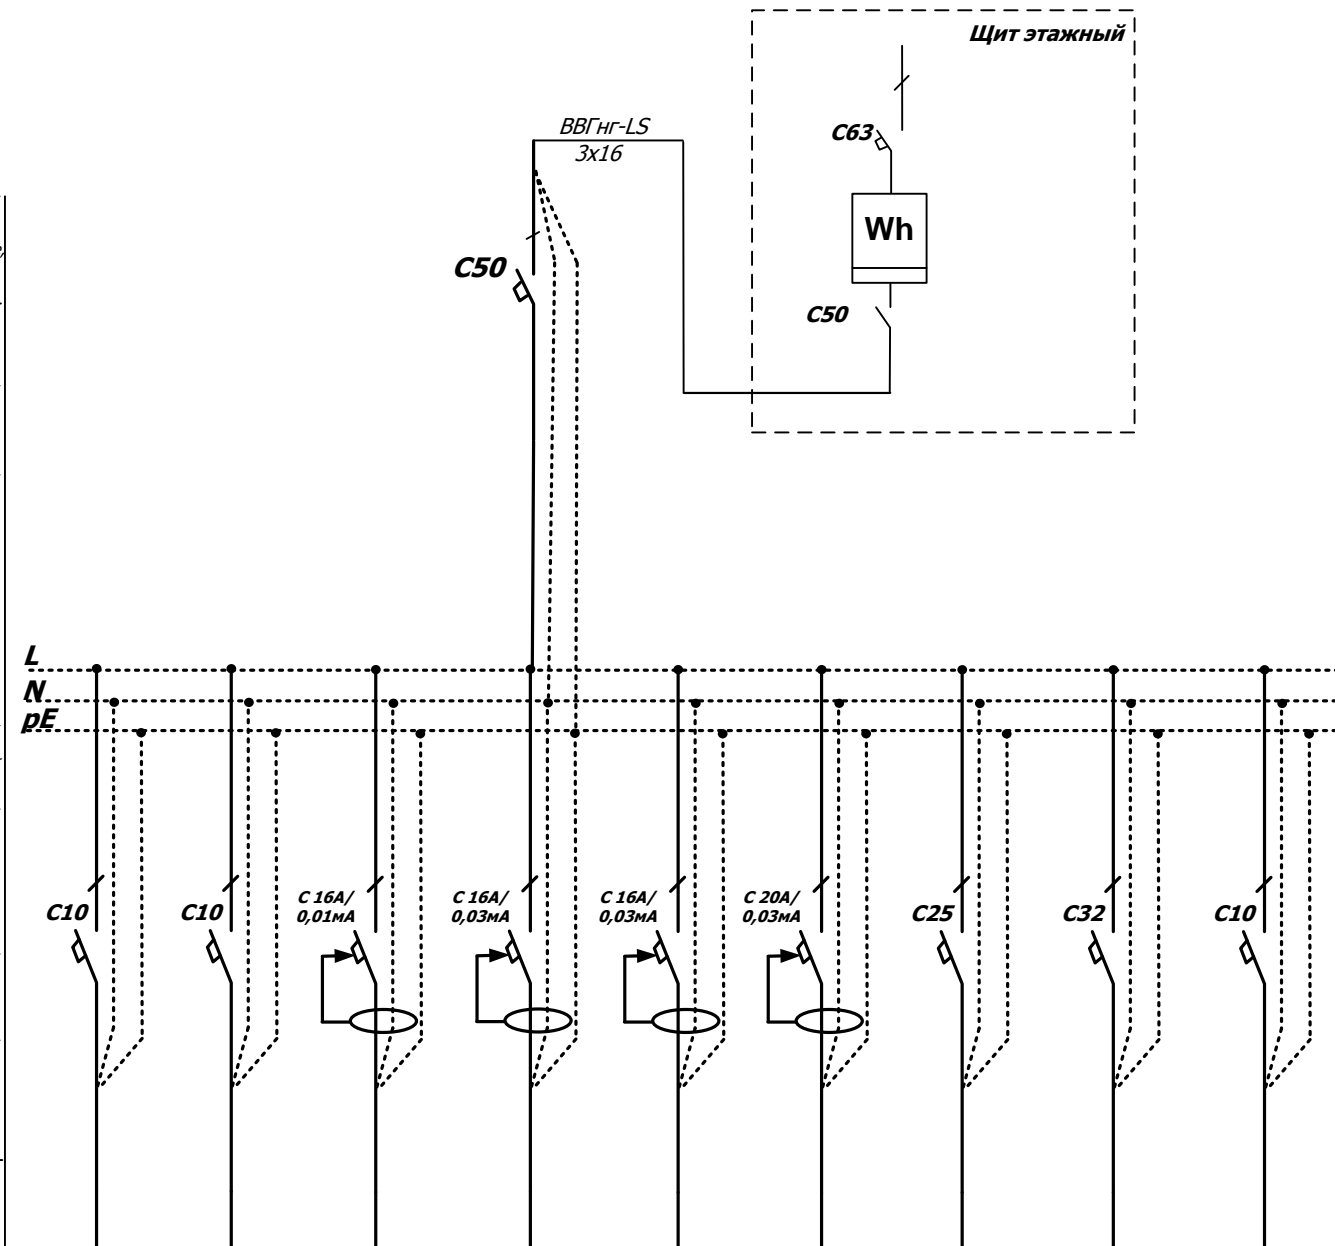
						2-ТР-2021		
Изм.	Кол.	Лист	Недок.	Подпись	Дата	Типовое решение внутреннего электроснабжения двухкомнатной квартиры		
						Стадия	Лист	Листов
						П	1	4
						План осветительных групп		
						Специализированный застройщик «Казачий торговый дом»		



-  Щит квартирный
-  Розетка сдвоенная
-  Розетка одинарная
-  Розетка телевизионная
-  Вывод под варочную панель

 
						2-ТР-2021			
Изм.	Кол.	Лист	Надок.	Подпись	Дата	Типовое решение внутреннего электроснабжения двухкомнатной квартиры	Стадия	Лист	Листов
							П	1	4
						План розеточных групп	Специализированный застройщик «Казачий торговый дом»		

Данные питающей линии, кабель(провод), марка, сечение, длина.	
Вводной распределительный пункт	Тип вводного автомата. I _к (А)
	Прибор учета, тип, напряжение, рабочий ток.
	УЗО, тип, I _к , ток учечки
	Электроустановка Расчетный ток(А), установленная мощность(кВт)
Аппарат отходящей линии	УЗО, тип, I _к , ток учечки
	автоматический выключатель, I _к расцепитель или плавкая вставка(А), № группы.
Марка сечение провода	Маркировка длина участка сети вид проводки
Пусковой аппарат	Тип, I _к (А), установка(А) нагревательный элемент реле I тепл. вставки(А)
Марка сечение провода	Маркировка длина участка сети



Электроприемник	№ Гр	1	2	3	4	5	6	7	8	9
	Фаза	A	A	A	A	A	A	A	A	A
	Тип и сечение кабеля	VVGng-LS 3x1,5	VVGng-LS 3x1,5	VVGng-LS 3x2,5	VVGng-LS 3x2,5	VVGng-LS 3x2,5	VVGng-LS 3x2,5	VVGng-LS 3x4	VVGng-LS 3x4	
	P _у , кВт	0,36	0,48	3,00	2,25	2,25	3,44	4,00	5,50	0,00
	I _р , А	1,6	2,2	13,6	10,2	10,2	15,6	18,2	25,0	0,0
Наименование электроприемников	Освещение квартиры (комната 1, кухня, кладовая 4, коридор)	Освещение квартиры (комната 3, туалет, кладовая 3, ванная комната)	Стиральная машина, розетка ванной комнаты	Розетки комнаты 2, коридора	Розетки комнаты 1, коридора	Розетки кухни	Духовой шкаф, вытяжка	Варочная панель	Резерв	

						2-ТР-2021		
Изм.	Кол.	Лист	№ док.	Подпись	Дата			
						Типовое решение внутреннего электроснабжения двухкомнатной квартиры		
						Стадия	Лист	Листов
						П	3	4
						Однолинейная принципиальная электрическая схема ЦК		
						Специализированный застройщик «Казачий торговый дом»		



***Специализированный застройщик
«Казачий торговый дом»***

***ТИПОВОЕ РЕШЕНИЕ
внутреннего электроснабжения
двухкомнатной квартиры***



