
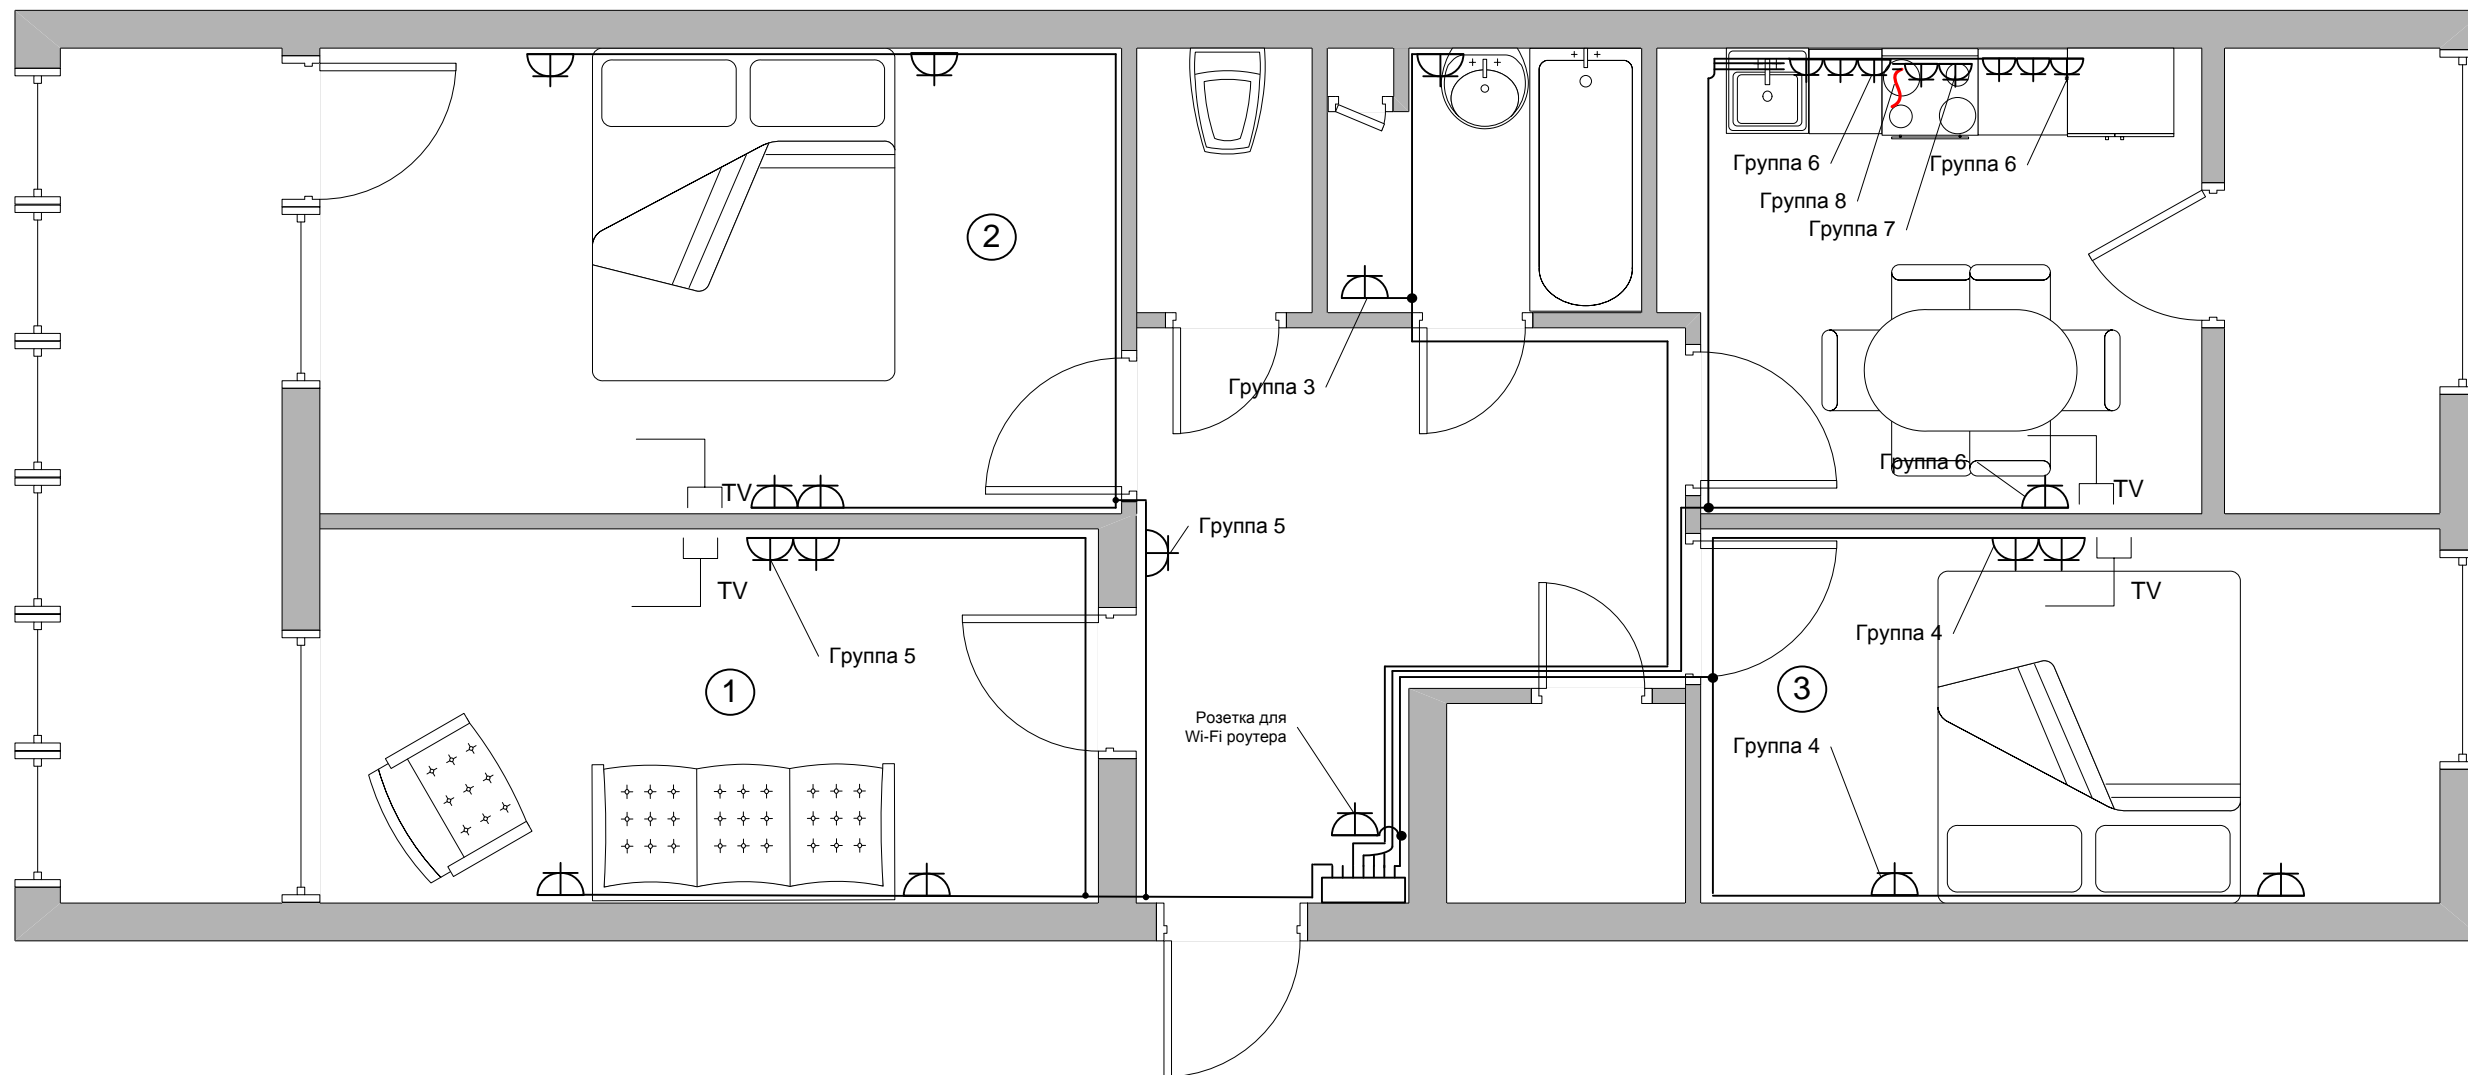
 

 
 



-  Щит квартирный
-  Светильник потолочный
-  Люстра
-  Светильник встраиваемый
-  Вентилятор
-  Выключатель двухклавишный
-  Выключатель одноклавишный
-  Звонок


						3-ТР-2021			
Изм.	Кол.	Лист	Недок.	Подпись	Дата	Типовое решение внутреннего электроснабжения трехкомнатной квартиры	Стадия	Лист	Листов
							П	1	4
						План осветительных групп	Специализированный застройщик «Казачий торговый дом»		



-  Щит квартирный
-  Розетка сдвоенная
-  Розетка одинарная
-  Розетка телевизионная
-  Вывод под варочную панель

 
						3-ТР-2021			
Изм.	Кол.	Лист	№ док.	Подпись	Дата	Типовое решение внутреннего электроснабжения трехкомнатной квартиры	Стадия	Лист	Листов
							П	1	4
						План осветительных групп	Специализированный застройщик «Казачий торговый дом»		

Данные питающей линии, кабель(провод), марка, сечение, длина.	
Вводной распределительный пункт	Тип вводного автомата. $I_k(A)$
	Прибор учета, тип, напряжение, рабочий ток.
	УЗО, тип, I_k , ток учечки
	Электроустановка Расчетный ток(A), установленная мощность(kBT)
Аппарат отходящей линии	УЗО, тип, I_k , ток учечки
	автоматический выключатель, I_k расцепитель или плавкая вставка(A), № группы.
Марка сечение провода	Маркировка длина участка сети вид проводки
Пусковой аппарат	Тип, $I_k(A)$, установка(A) нагревательный элемент реле, I тепл. вставки(A)
Марка сечение провода	Маркировка длина участка сети

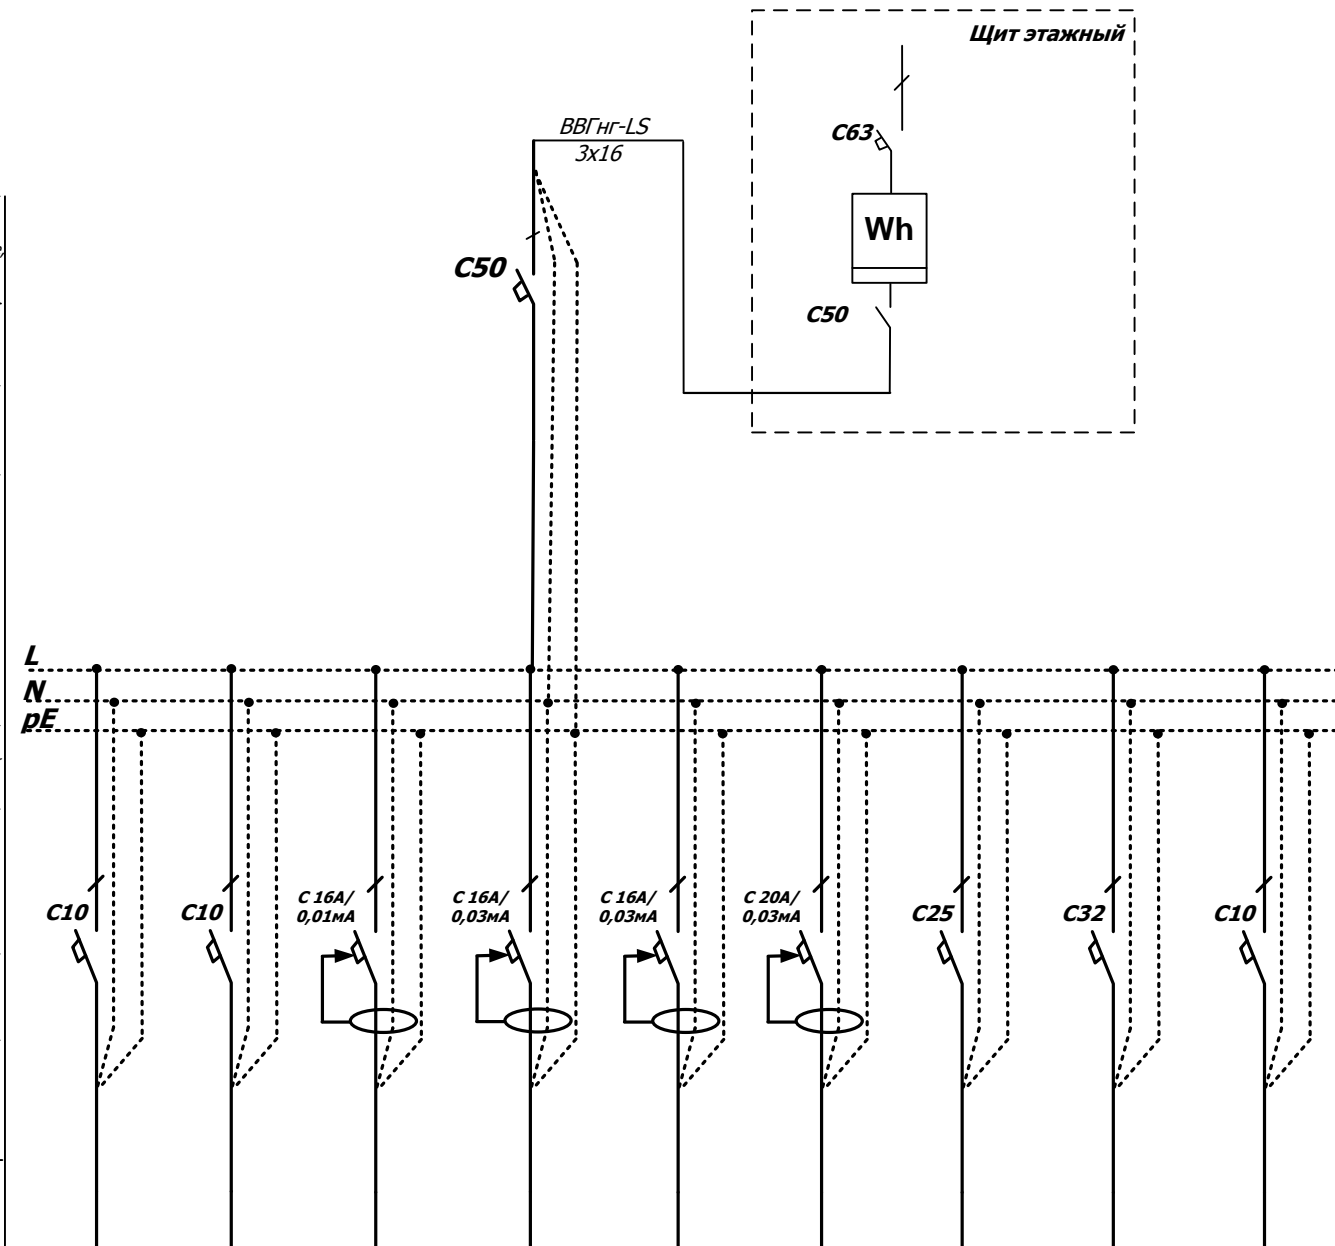

Электроприемник	№ Гр	1	2	3	4	5	6	7	8	9
	Фаза	A	A	A	A	A	A	A	A	A
	Тип и сечение кабеля	VVGng-LS 3x1,5	VVGng-LS 3x1,5	VVGng-LS 3x2,5	VVGng-LS 3x2,5	VVGng-LS 3x2,5	VVGng-LS 3x2,5	VVGng-LS 3x4	VVGng-LS 3x4	
	P_n , кВт	0,24	0,48	3,00	2,25	3,60	4,90	4,00	5,50	0,00
	I_p , A	1,1	2,2	13,6	10,2	16,4	22,3	18,2	25,0	0,0
Наименование электроприемников	Освещение квартиры (комната 1,2, кладовая, коридор)	Освещение квартиры (комната 3, туалет, ванная комната, кухня)	Розетки комнаты ванной комнаты	Розетки комнаты 3, коридора	Розетки комнаты 1,2 коридора	Розетки кухни	Духовой шкаф, вытяжка	Варочная панель	Резерв	

						3-TP-2021		
Изм.	Кол.	Лист	№ док.	Подпись	Дата			
						Типовое решение внутреннего электроснабжения трехкомнатной квартиры		
						Стадия	Лист	Листов
						П	3	4
						Однолинейная принципиальная электрическая схема ЩК		
						Специализированный застройщик «Казачий торговый дом»		



***Специализированный застройщик
«Казачий торговый дом»***

***ТИПОВОЕ РЕШЕНИЕ
внутреннего электроснабжения
трехкомнатной квартиры***



Поз.	Наименование и техническая характеристика	Тип, марка, обозначение документа, опросного листа	Код продукции	Ед. измерения	Кол.	Примечание
1	Кабель	ВВг- нг LS 3x1,5		м	220	
2	Кабель	ВВг- нг LS 3x2,5		м	300	
3	Кабель	ВВг- нг LS 3x4		м	60	
4	Кабель	SAT TV		м	100	
5	Щит квартирный	ABB BL520		шт.	1	
6	Автоматический выключатель	Legrand dx3- e c10 1p		шт.	3	
7	Автоматический выключатель	Legrand dx3- e c25 2p		шт.	1	
8	Автоматический выключатель	Legrand dx3- e c32 2p		шт.	1	
9	Автоматический выключатель	Legrand dx3- e c50 2p		шт.	1	
10	Дифференциальный автоматический выключатель	Legrand dx3e 16/10 2p		шт.	1	
11	Дифференциальный автоматический выключатель	Legrand dx3e 16/30 2p		шт.	2	
12	Дифференциальный автоматический выключатель	Legrand dx3e 20/30 2p		шт.	1	
13	Труба гофрированная	D-20		м	450	
14	Труба гофрированная	D-25		м	50	
15	Подрозетник (скрытый монтаж)	TDM ELECTRIC SQ1402 1105 68 62 мм		шт.	35	

						3-ТР-2021			
Изм.	Кол.	Лист	Недок.	Подпись	Дата	Типовое решение внутреннего электроснабжения трехкомнатной квартиры	Стадия	Лист	Листов
							П	4	4
						Спецификация	Специализированный застройщик «Казачий торговый дом»		